



FRAGMENT BUDYNKU
OBJĘTY OPRACOWANIEM

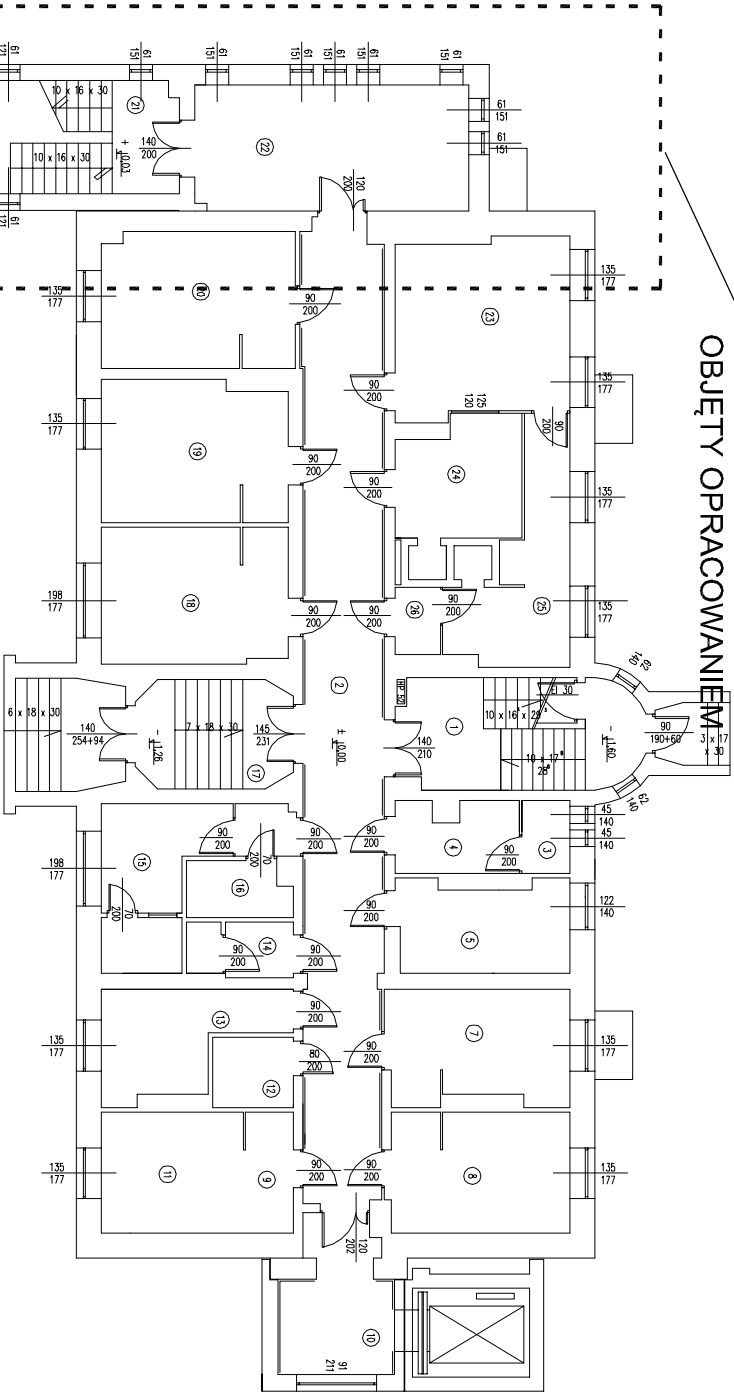

RZUT PARTERU-BUDYNEK 4
Skala 1:200

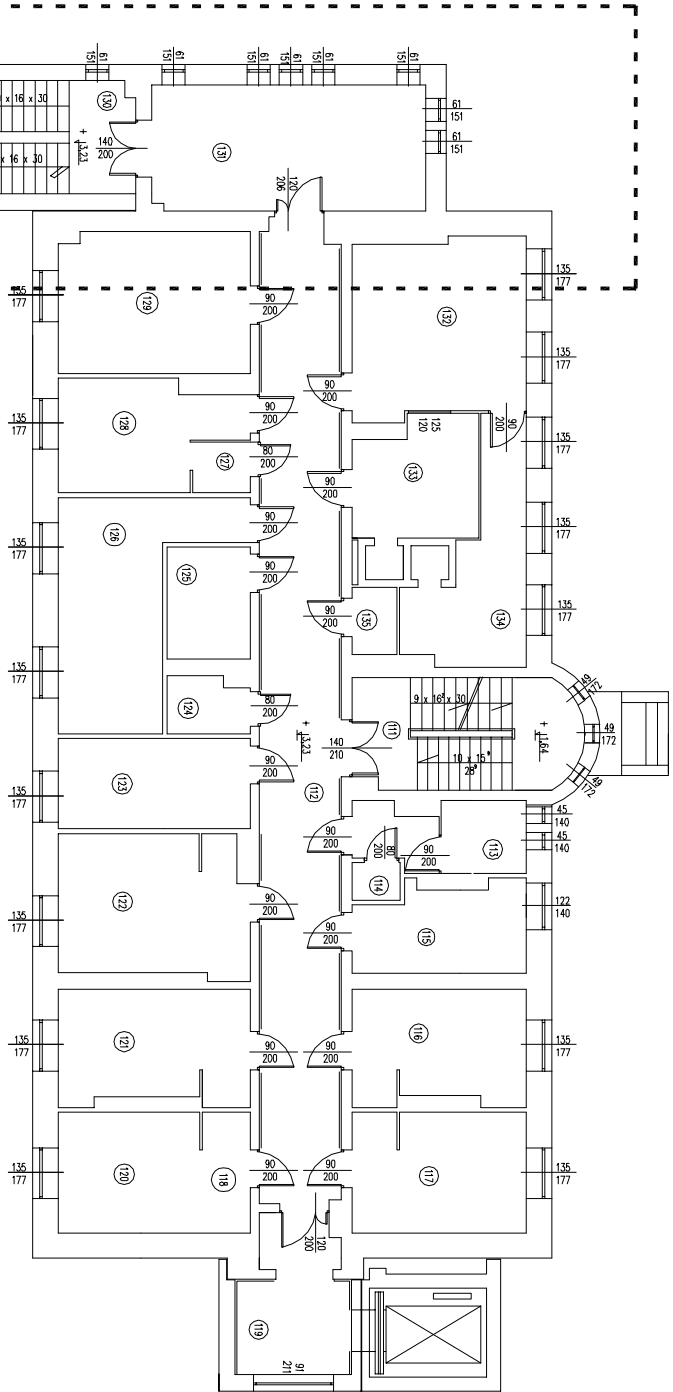


RZUT PIERWSZEGO PIĘTRA-BUDYNEK A
Skala 1:200


LEGENDA:

- optyczna czujka dymu POLON Alfa DOR-40
- centrala sterowania oddymiania mcr 9705-10A
- centrala pogodowa mcr PO54
- ręczny przycisk oddymiania RPO-1
- przycisk przewietrzający LT

FRAGMENT BUDYNKU
OBJĘTY OPRACOWANIEM

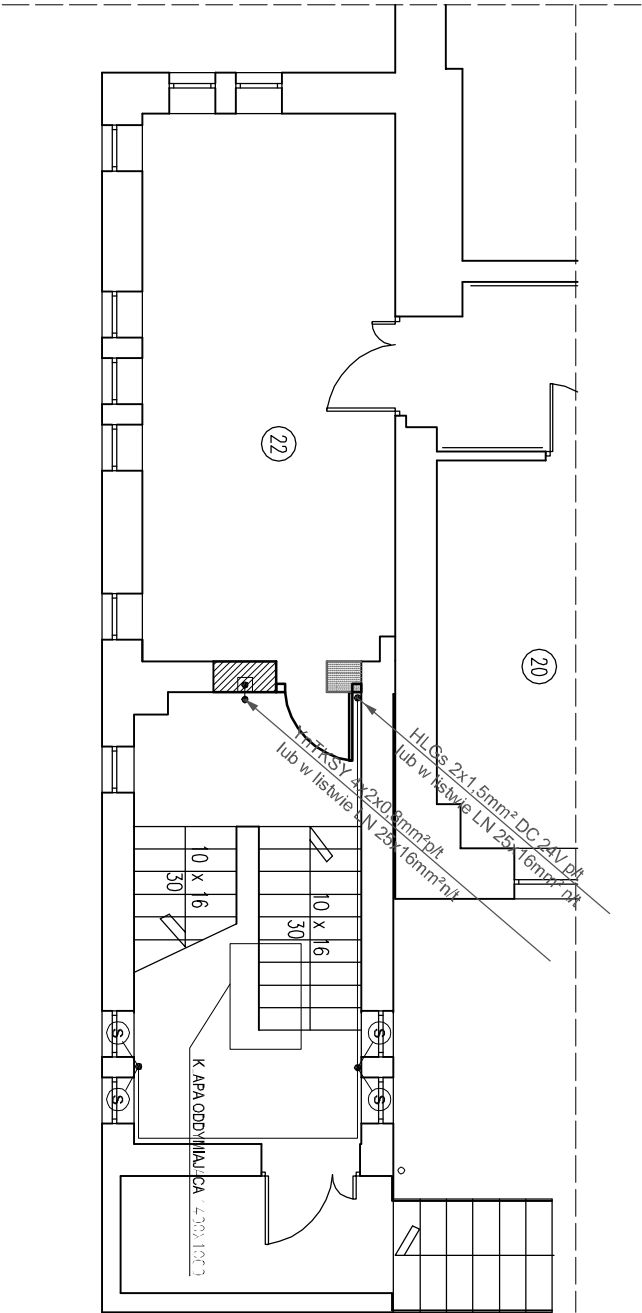

RZUT PARTERU-KLATKA SCHODOWA

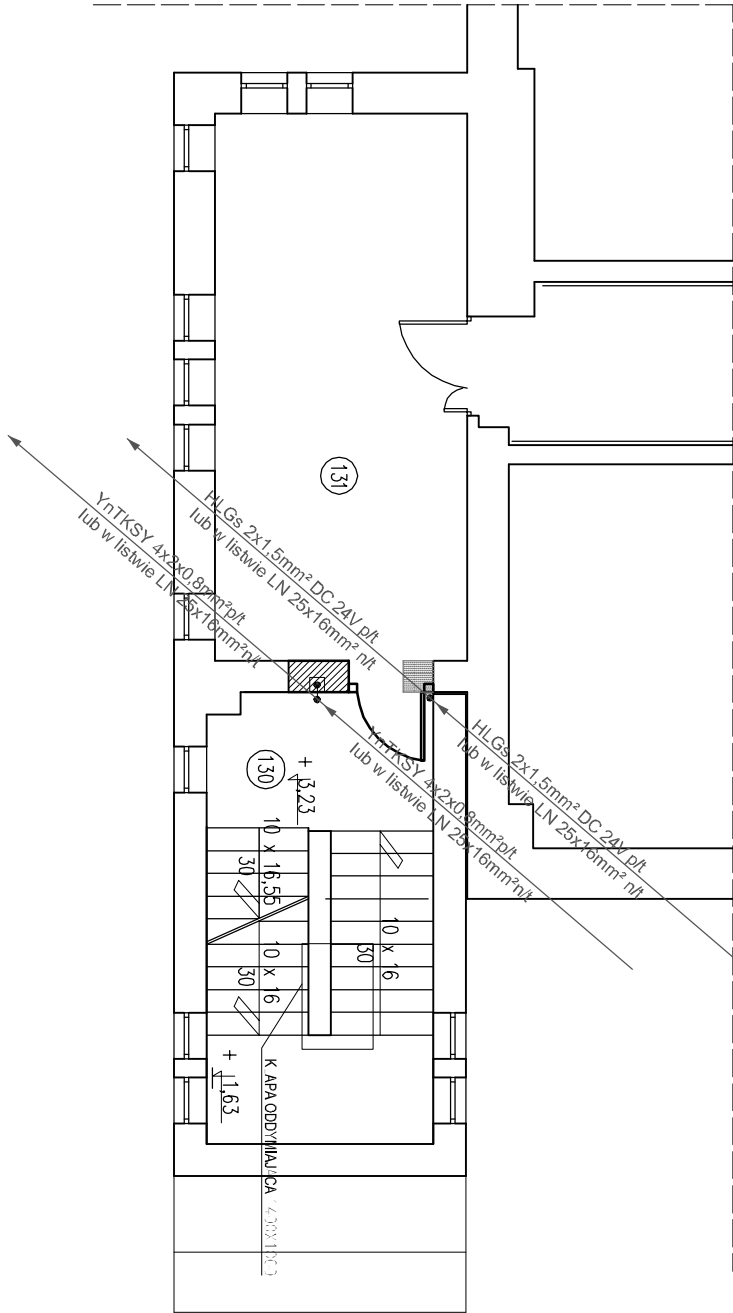

RZUT PIERWSZEGO PIĘTRA-KLATKA SCHODOWA

		Biuro Usług Projektowych Krzysztof Woźniakowski Karczowska 5B 59-307 Raszkówka http://www.buprojekt.pl e-mail: buprojekt@post.pl tel.: 76 840 13 19 /604 414 730 fax.: 76 744 27 97				
TEMA:		Przebudowa budynku A				
OBIEKT:		Dom pomocy społecznej				
LOKALIZACJA:		dz. nr 223/6 obręb Międzyzdroje				
TYTUŁ:		Zasilanie systemu oddymiania				
Imię i Nazwisko		Nr uprawnień	Specjalność	Funkcja	Data	Podpis
mgr inż. Eugeniusz Gizo		65/87/ZG	spec. instal.-inż. do proj. iel. elektrycznych	Projektant	09.08.2013	
mgr inż. Jacek Bielński		40/91/ZG	spec. instal.-inż. do proj. iel. elektrycznych	Sprawdzający	09.08.2013	
OPRACOWALI						
Format: A3		Skala: 1:100		Nr rysunku: E-03		